


# 認定品仕様図


財団法人 日本消防設備安全センター  
認定品(認定番号NP-003号)



## 壁面用避難設備 (中輝度蓄光式誘導標識)

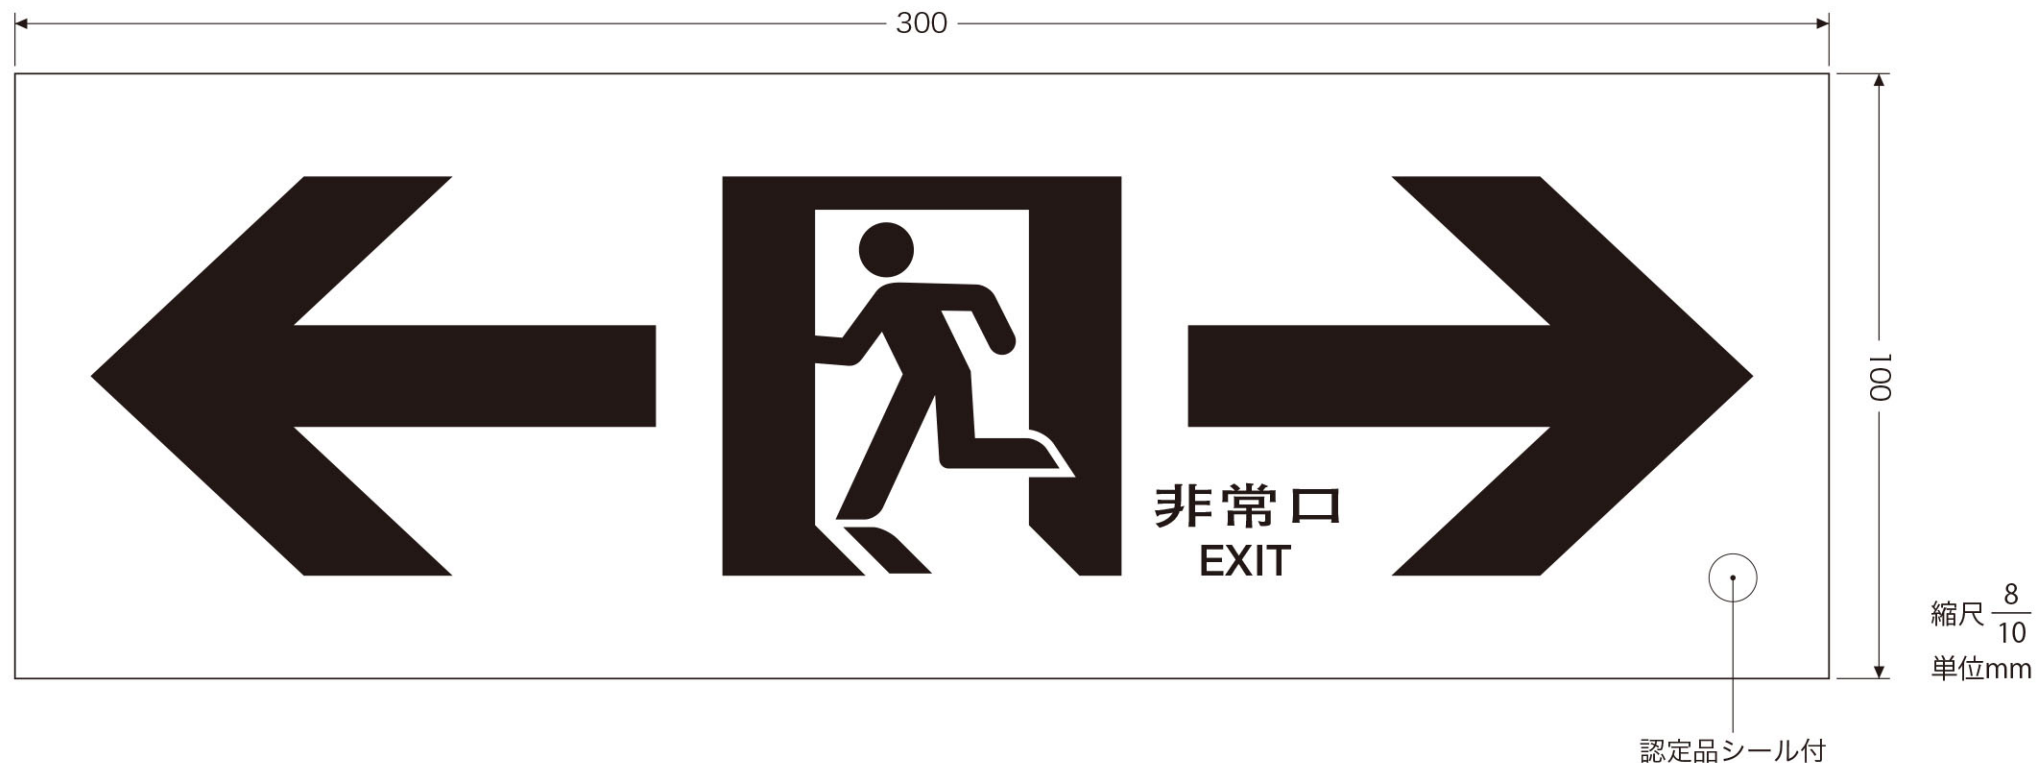

319-64A又は 319-64B

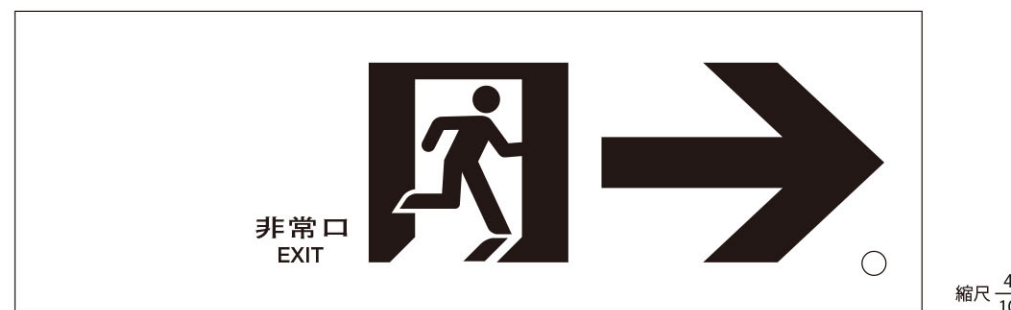

319-65A又は 319-65 B

縮尺  $\frac{4}{10}$



319-66A又は 319-66B

仕 様		種 別	避難設備(中輝度蓄光式誘導標識)
型式記号	319,824	認定番号	NP-003号
認定日	2018年1月24日	認定機関	一般財団法人 日本消防設備安全センター
基 材	蓄光硬質塩化ビニール	製造者名	ユニット株式会社 東京都板橋区板橋 2-3-20 代表取締役 黒田 雄一郎
サイズ	100×300mm		
印 刷	スクリーン印刷	基準色	地色:淡黄色(5GY9/4) シンボル:緑色(5G4/8)